


Lista de Materiais		
Caixas de Passagem		
Caixa de passagem modular DN 40 cm	7	ps
PVC Acessórios		
Caixa sifonada 150x150x50	12	ps
Raio sifonado alt. reg. saída 40	2	ps
Sifão de corpo p/ pia e lavatório 1" - 1 1/2"	25	ps
1" - 2"	22	ps
Sifão flexível c/ Adaptador 1 1/2" - 1 1/2"	1	ps
Válvula p/ lavatório e tanque 1"	25	ps
Válvula p/ pia 1"	22	ps
Válvula p/ tanque 1 1/2"	1	ps
PVC Esgoto		
Bucha de redução longa 50 mm - 40 mm	8	ps
CurVar 45° 40 mm	10	ps
Curva 45 longa 100 mm - 40 mm	4	ps
50 mm	20	ps
Curva 45 longa Amanco 40 mm	15	ps
Curva 90 curta 100 mm	13	ps
40 mm	28	ps
50 mm	4	ps
Curva 90 longa 100 mm	4	ps
50 mm	5	ps
Joelho 90 50 mm	2	ps
50 mm	54	ps
Joelho 90 c/anel p/ esgoto secundário 40 mm - 1 1/2"	26	ps
Junção invertida 100 mm x 50 mm	20	ps
100 mm x 75 mm	1	ps
Junção simples 100 mm - 50 mm	1	ps
100 mm - 100 mm	5	ps
40 mm x 40 mm	3	ps
50 mm - 50 mm	16	ps
75 mm - 50 mm	1	ps
Luva simples 100 mm	22	ps
50 mm	13	ps
Redução excêntrica 100 mm - 50 mm	1	ps
75 mm - 50 mm	1	ps
Tubo rígido c/ ponta lisa 100 mm - 4"	89.35	m
40 mm	58.75	m
50 mm - 2"	88.75	m
75 mm - 3"	0.34	m
Te sanitário 100 mm - 60 mm	3	ps
50 mm - 50 mm	8	ps

Legenda	
Bucha de redução longa	
Caixa Sifonada	
Caixas de passagem	
Chuveiro Residencial	
CurVar 45°	
Curva 45 Longa para Esgoto Sanitário	
Curva 45 Longa para Esgoto Sanitário- sobe	
Curva 45 longa Amanco	
Curva 90 curta	
Curva 90 curta- coluna	
Curva 90 longa- coluna bolsa	
Junção invertida	
Junção simples	
Junção simples c/ redução	
Lavatório Residencial com sifão	
Lavatório de Uso Geral	
Pia de Cozinha Industrial - Preparação com Sifão	
Pia de Cozinha Residencial com Sifão 50mm	
Ramais de Ventilação	
Tanque de Lavar Roupas DN 40mm	
Te sanitário	
Vaso Sanitário c/ curva 90°	

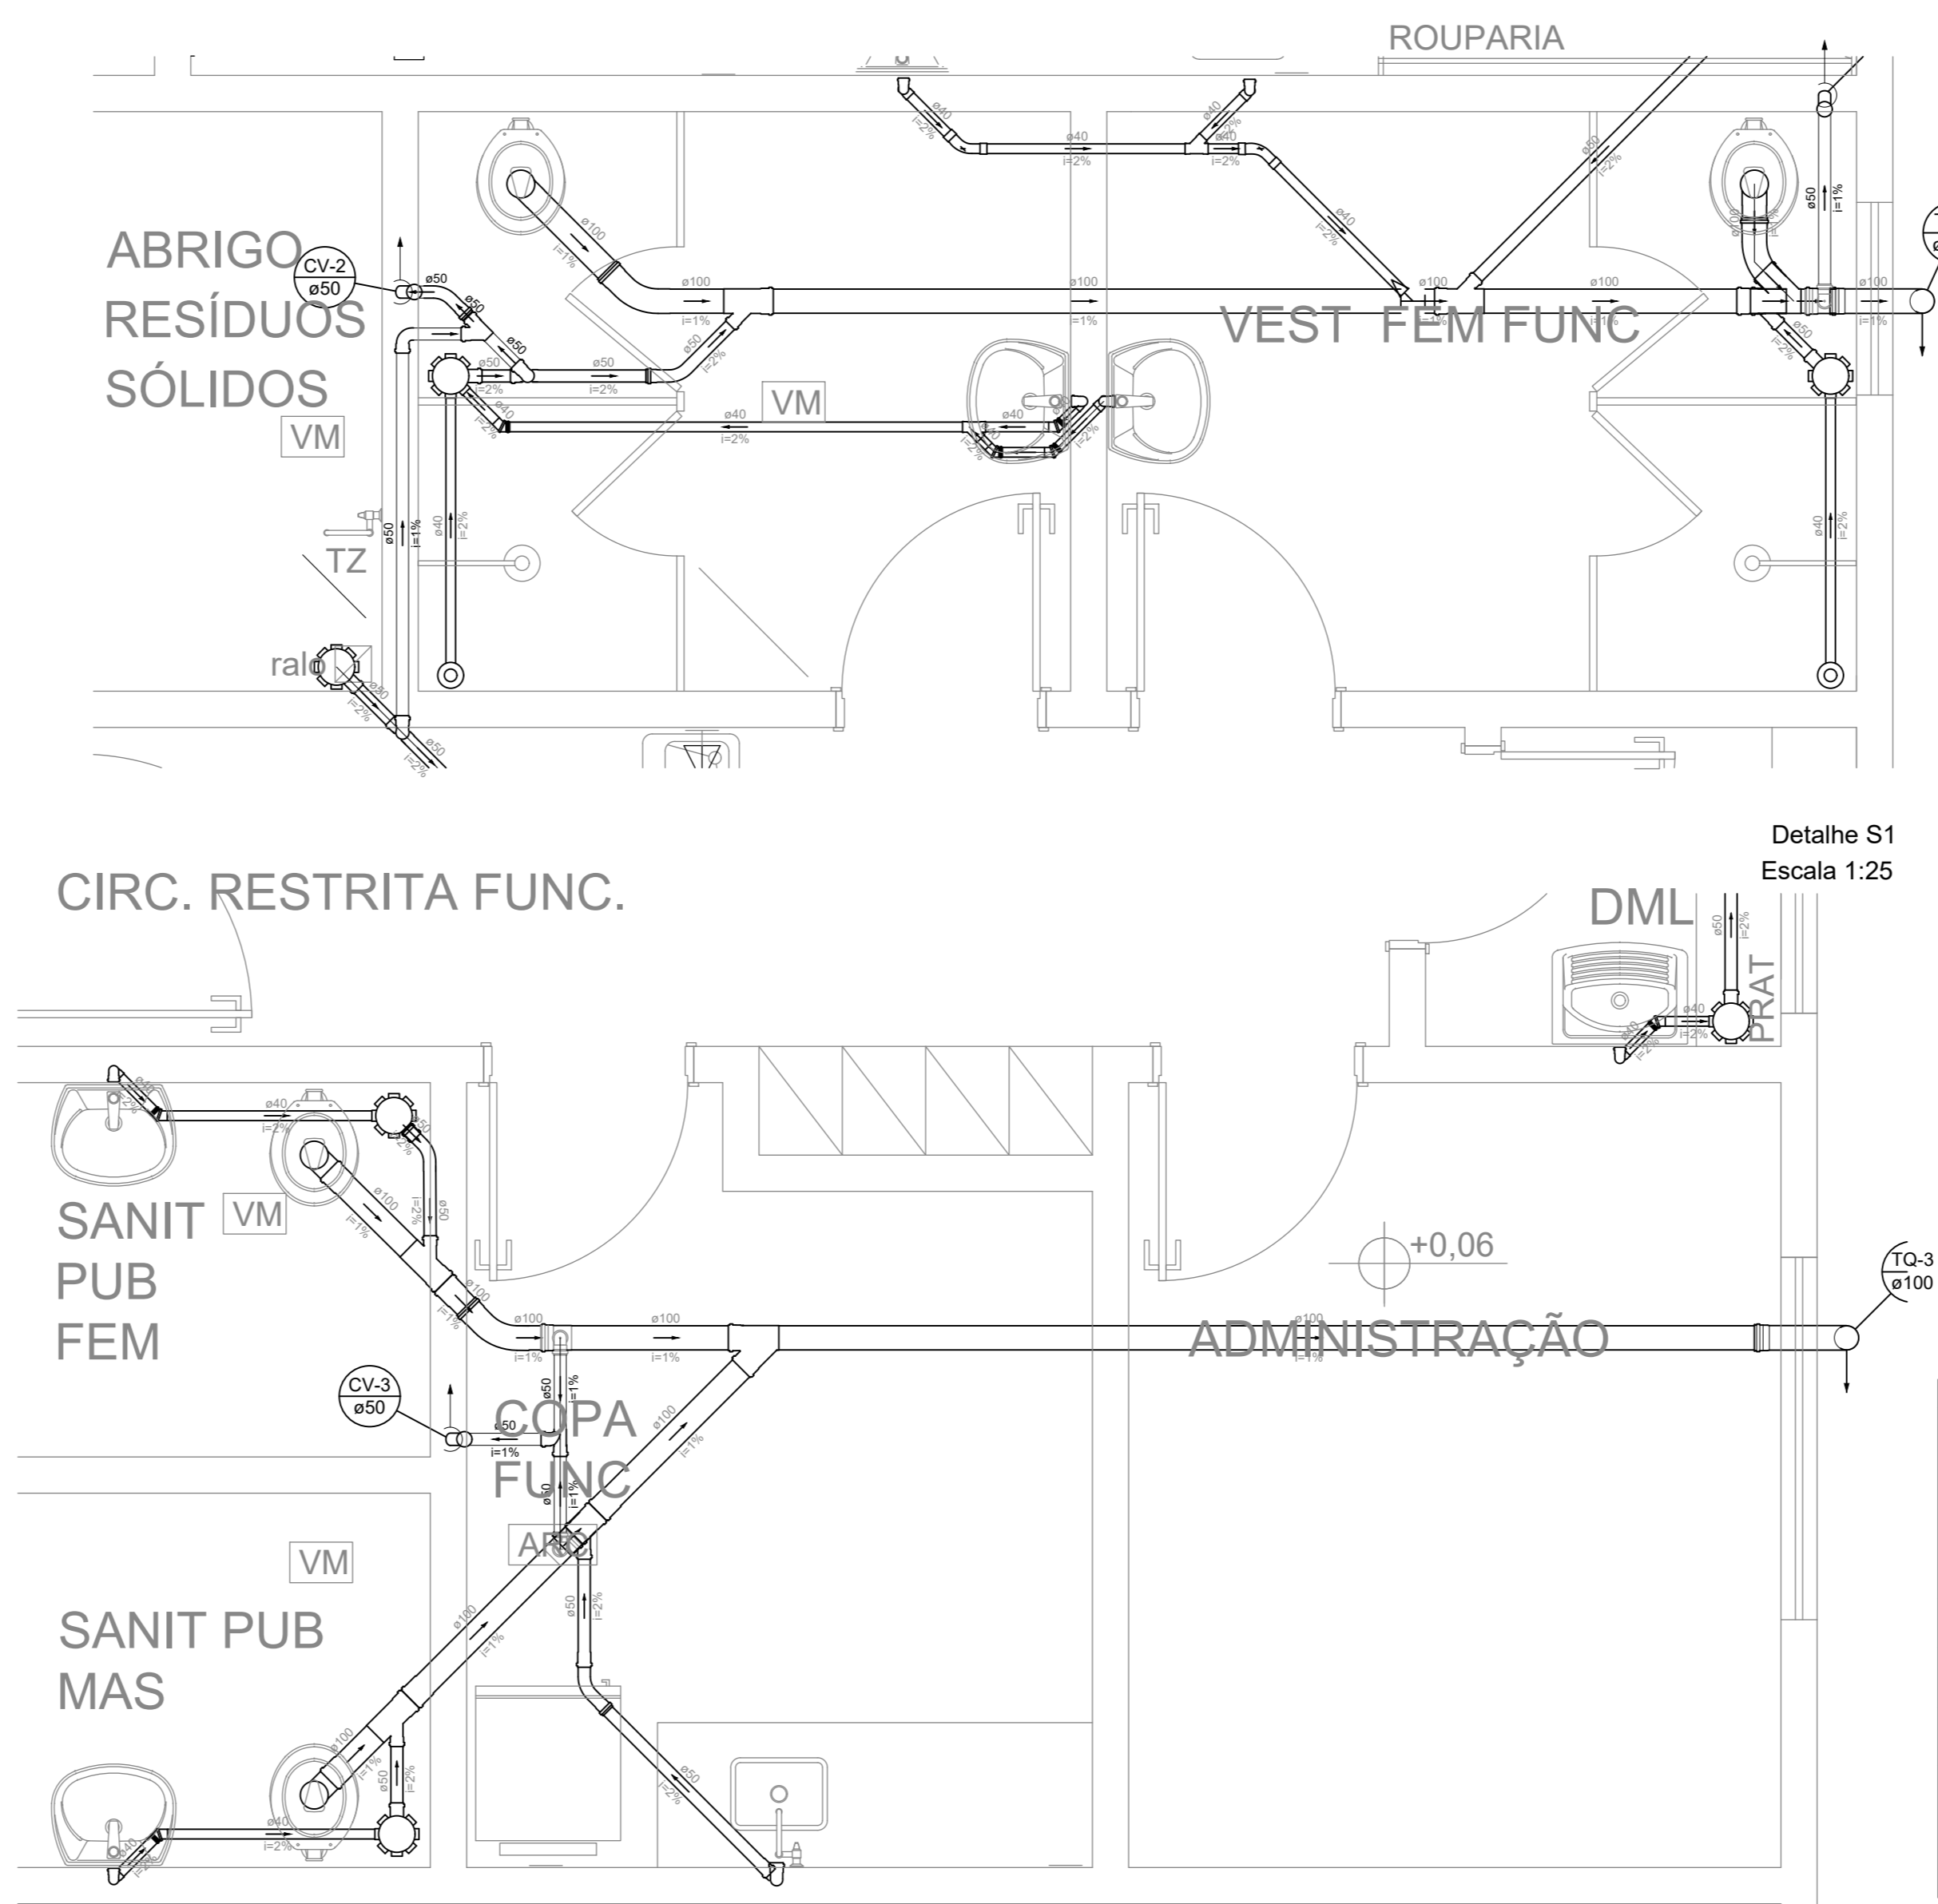

Legenda	
Caixa Sifonada	
Chuveiro Residencial	
CurVar 45°	
Curva 45 Longa para Esgoto Sanitário	
Curva 45 Longa para Esgoto Sanitário- sobe	
Curva 45 longa Amanco	
Curva 90 curta	
Curva 90 longa- coluna bolsa	
Junção invertida	
Junção simples	
Lavatório Residencial com sifão	
Lavatório de Uso Geral	
Ramais de Ventilação	
Vaso Sanitário c/ curva 90°	

Legenda	
Caixa Sifonada	
CurVar 45°	
Curva 45 Longa para Esgoto Sanitário	
Curva 45 Longa para Esgoto Sanitário- sobe	
Curva 90 longa- coluna bolsa	
Junção invertida	
Junção simples	
Lavatório Residencial com sifão	
Lavatório de Uso Geral	
Pia de Cozinha Residencial com Sifão 50mm	
Ramais de Ventilação	
Tanque de Lavar Roupas DN 40mm	
Te sanitário	
Vaso Sanitário c/ curva 90°	

CONDUTO EM CPVC DEVIDO A ALTA TEMPERATURAS DO ALTOCLAVE

ESTERILIZAÇÃO DE MATERIAL

EXPURGO


MEDICAÇÃO

Detalhe S2 Escala 1:25

Detalhe S4 Escala 1:25

Detalhe S5 Escala 1:25

Detalhe S6 Escala 1:25

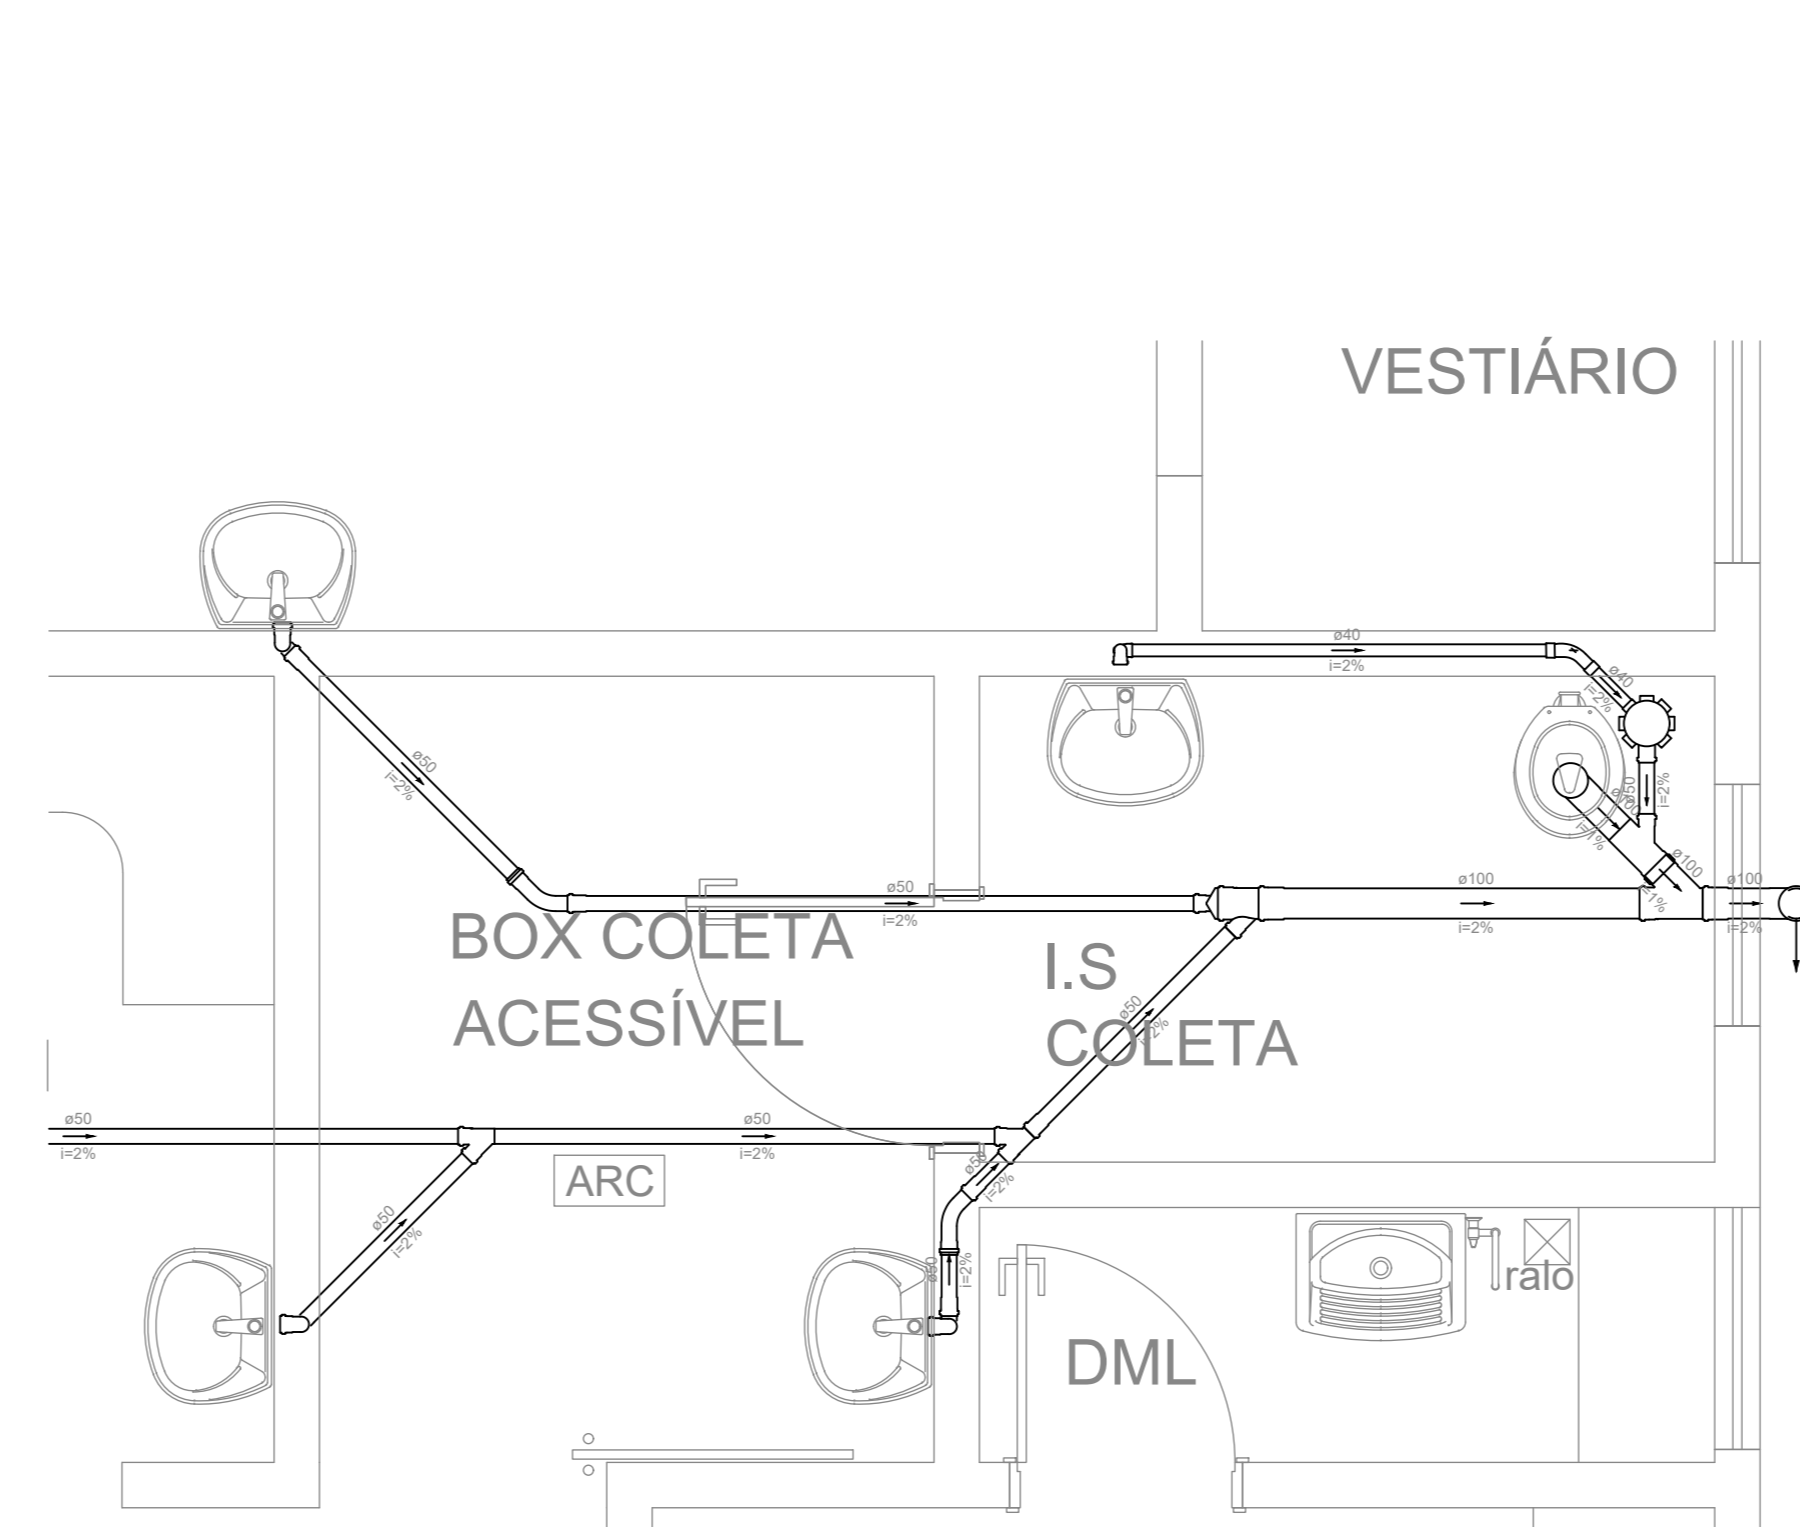

Legenda	
Caixa Sifonada	
CurVar 45°	
Curva 45 Longa para Esgoto Sanitário	
Curva 45 longa Amanco	
Curva 90 curta- coluna	
Curva 90 longa- coluna bolsa	
Junção invertida	
Junção simples	
Junção simples c/ redução	
Lavatório Residencial com sifão	
Pia de Cozinha Residencial com Sifão 50mm	
Ramais de Ventilação	
Vaso Sanitário c/ curva 90°	

Detalhe S8 Escala 1:25

TABELA DE FUIROS	
DIÂMETRO PROLONGAMENTO	DIÂMETRO DA BROCA
ø 32 mm	ø 50 mm
ø 50 mm	ø 75 mm
ø 75 mm	ø 82 mm
ø 100 mm	ø 132 mm
ø 150 mm	ø 175 mm

NOTAS:

- 01- PREVER TUBO DE DRENO PARA AR CONDICIONADO
- 02- CASO OCORRA INTERFERÊNCIA DO TRACADO DA TUBULAÇÃO COM ESTRUTURA, COMEÇAR AD ENG. ESTRUTURAL
- 03- CASO A TUBULAÇÃO ULTRAPASSE O LIMITE DO FÓRDO, COMEÇAR AD ARQUITETO.
- 04- UTILIZAR OS FUIROS NA LAJE CONFORME DETALHES 13 TABELA DE FUIROS
- 04- UTILIZAR CPVC NA COLUNA TQ9

PROJETO SANITÁRIO



ARQUITETURA — ENGENHARIA

PROPRIETÁRIO/ CONTRATANTE
PREFEITURA PIRACEMA-MG

OBRA
Centro de especialidades médicas
CONTEÚDO DA FOLHA
Projeto Sanitário Térreo
Planta baixa, cortes e materiais do pavimentos Térreo

KDX Serviços de Construção e Engenharia LTDA
CNPJ 41.465.528/0001-20
Rua Mito dos Homens, 45A, Centro de Oliveira - MG CEP: 35.545-200
Tel: (37) 3331-5822 e-mail: kdsuquielusaengenharia@gmail.com

Eng. João Paulo Vieira
CREA: 325350/MG
Cwi: 437999284350